




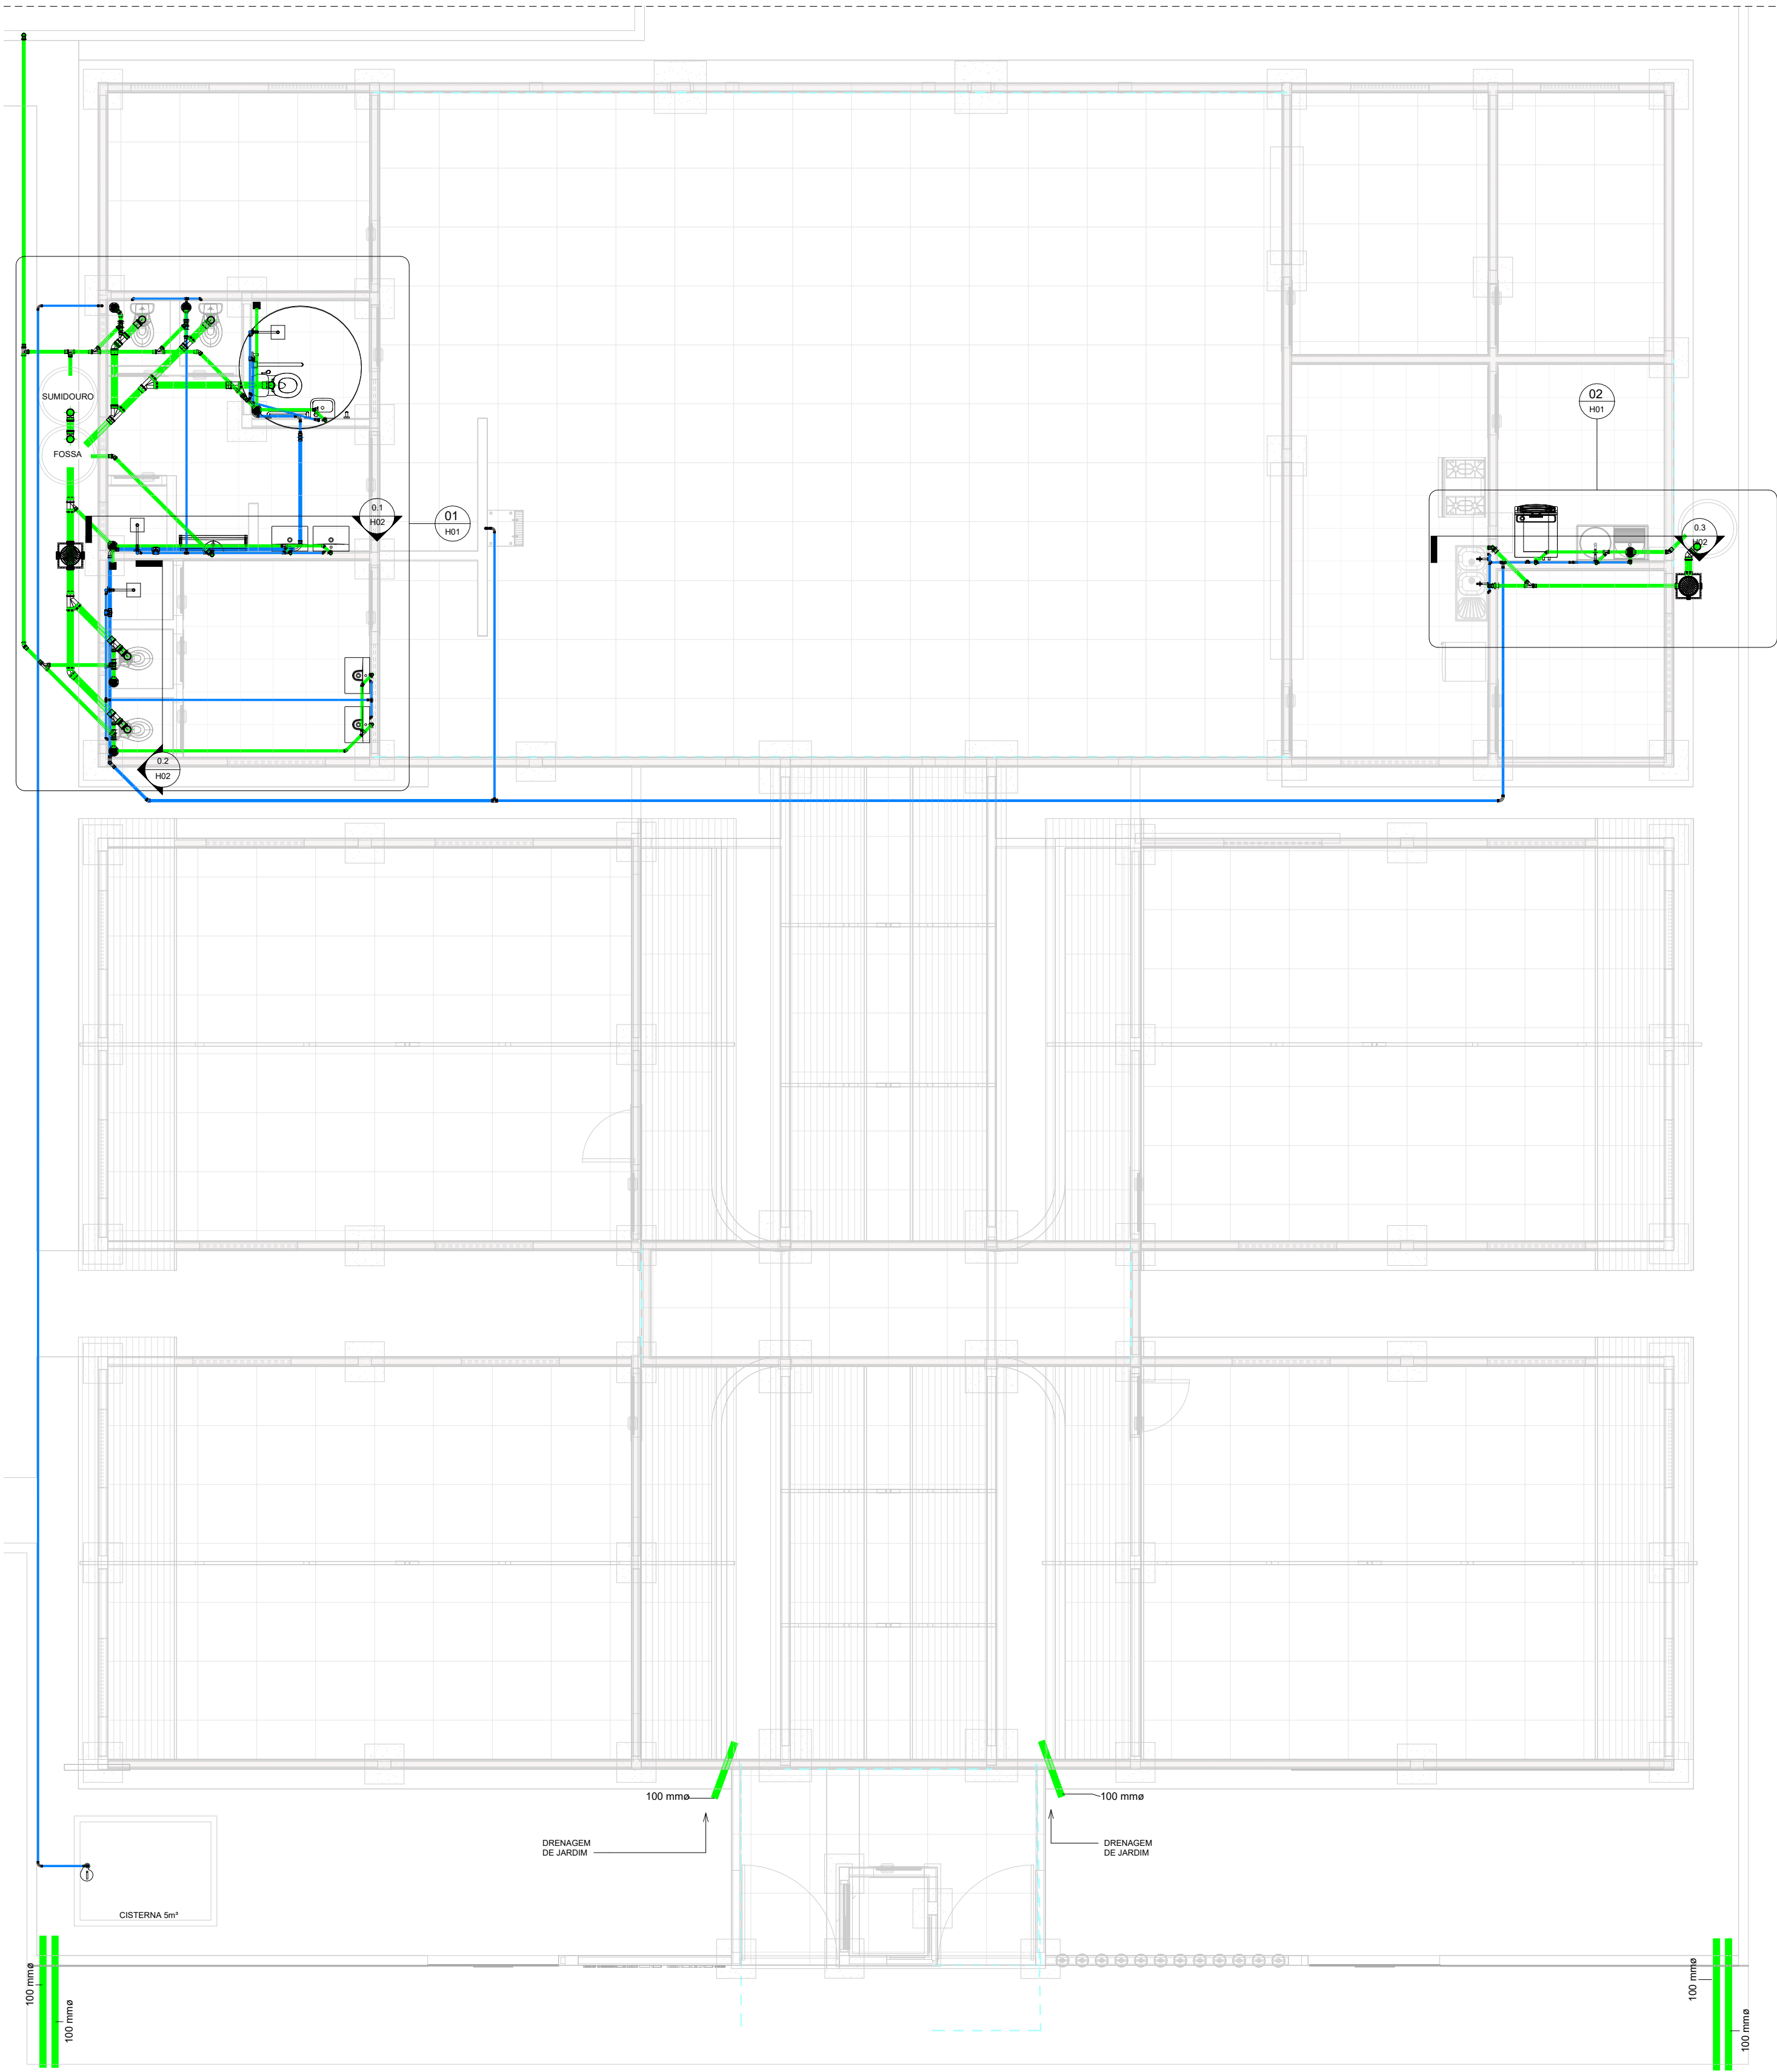

PLANTA BAIXA GERAL
ESCALA 1/45




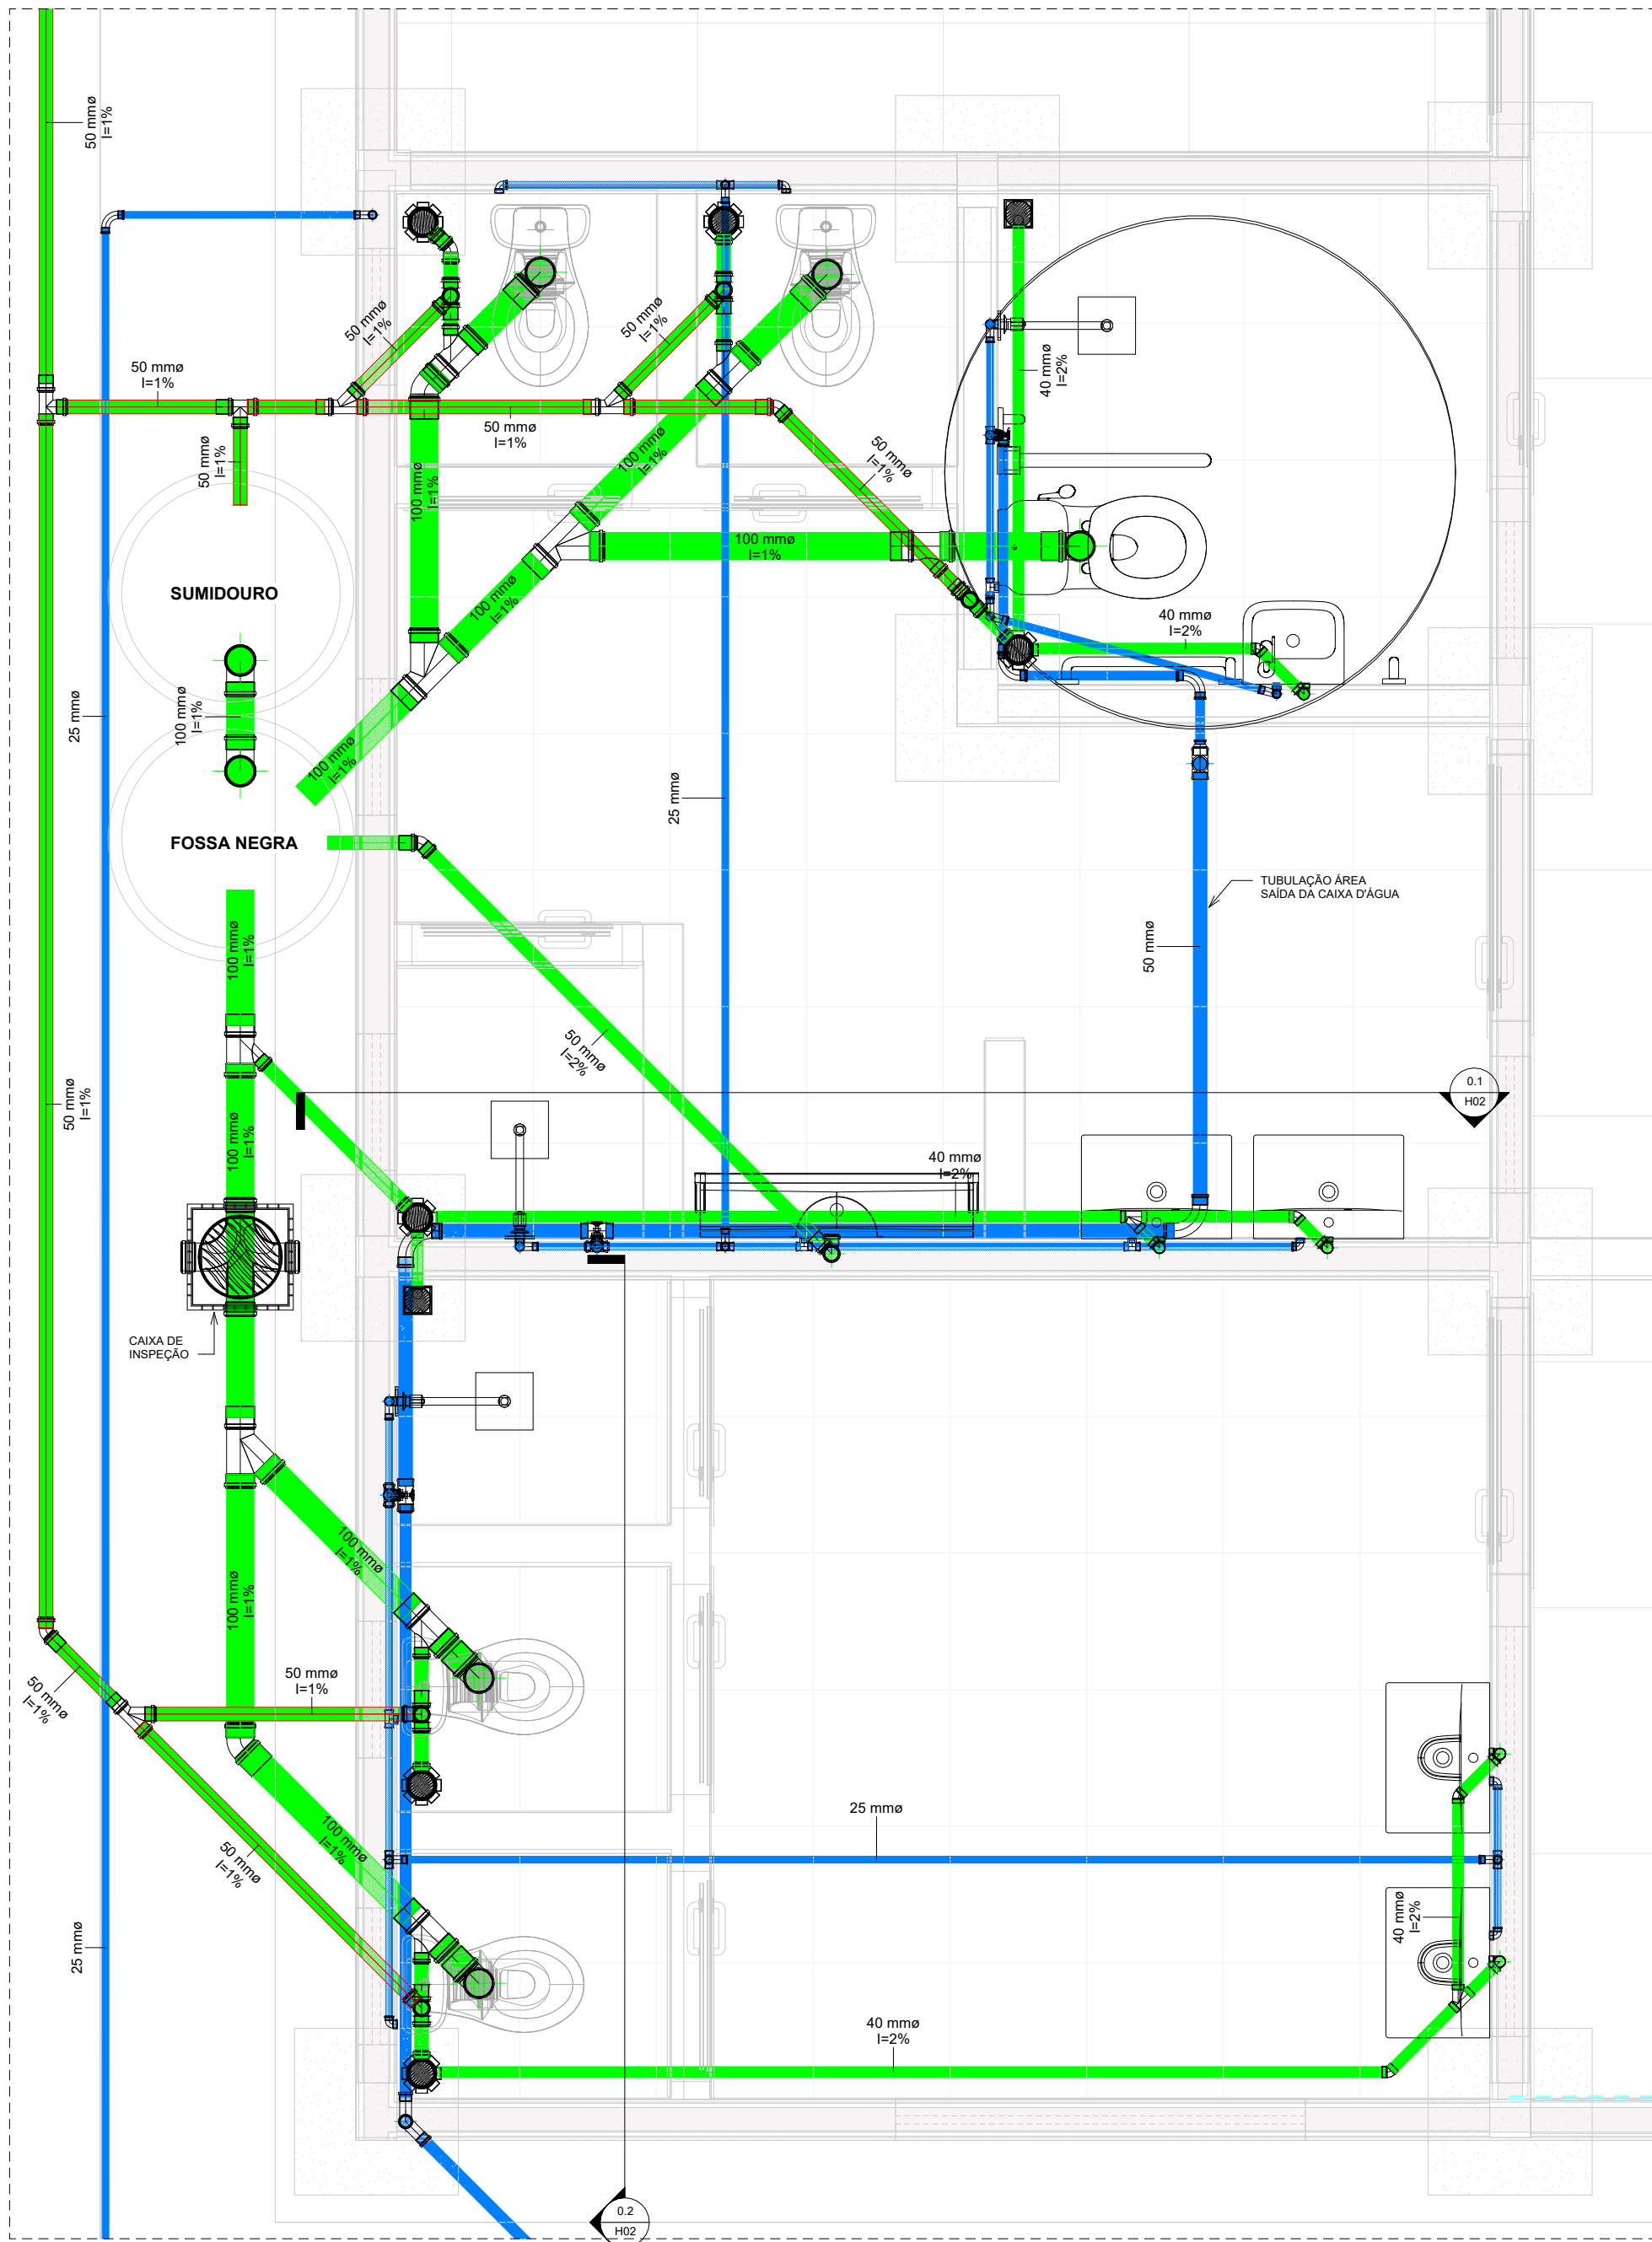


CHAMADA DE DETALHE 01 - BANHEIROS
ESCALA 1/15

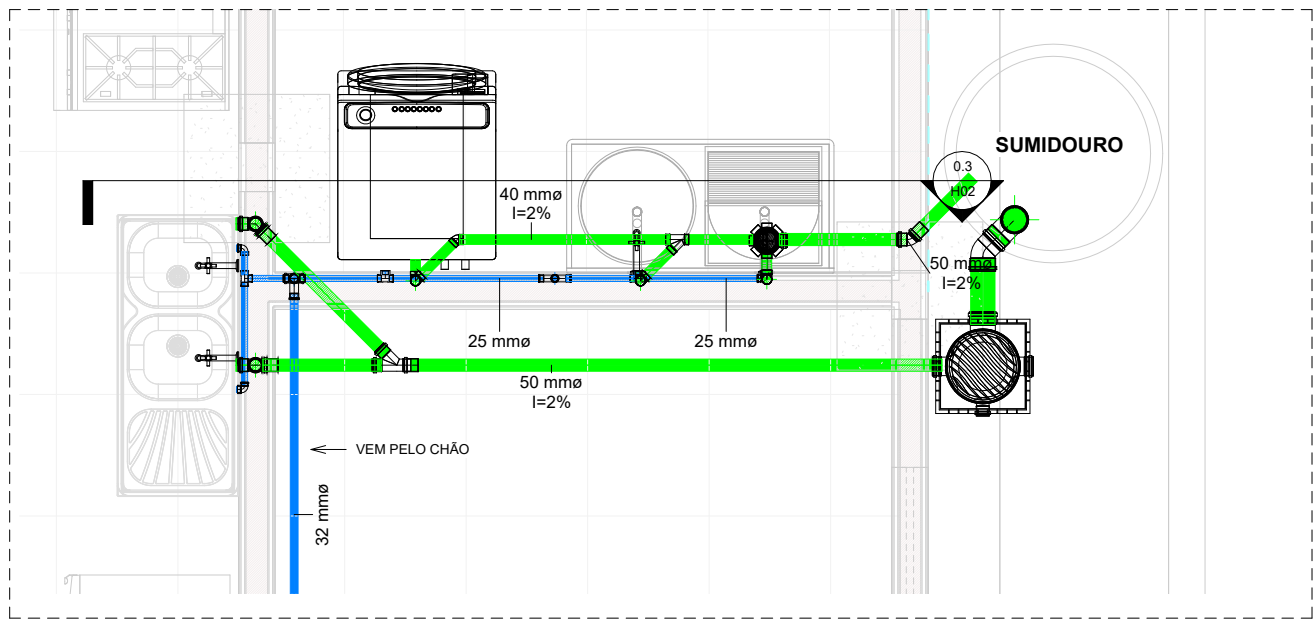

CHAMADA DE DETALHE 02 - CANTINA + ÁREA DE SERVIÇO
ESCALA 1/20

Projeto: PROJETO HIDROSSANITÁRIO - U. I. VICENTE ALVES VIANA		
Cliente: PREFEITURA MUNICIPAL DE BARRA DO CORDA		
Endereço: POVOADO CAJAZEIRA BR. A 35 Km DO MUNICÍPIO DE BARRA DO CORDA - MA		
Responsável Técnico: CAIO SOUSA DA SILVA - ENGENHEIRO CIVIL - CREA - MA 11179546-4		
Prancha: PLANTA BAIXA HIDROSSANITÁRIA		
Desenhista: CAIO SOUSA DA SILVA - ENGENHEIRO CIVIL - CREA - MA 11179546-4		
Data: JULHO/2022	Escala: INDICADA	Folha: H01 02

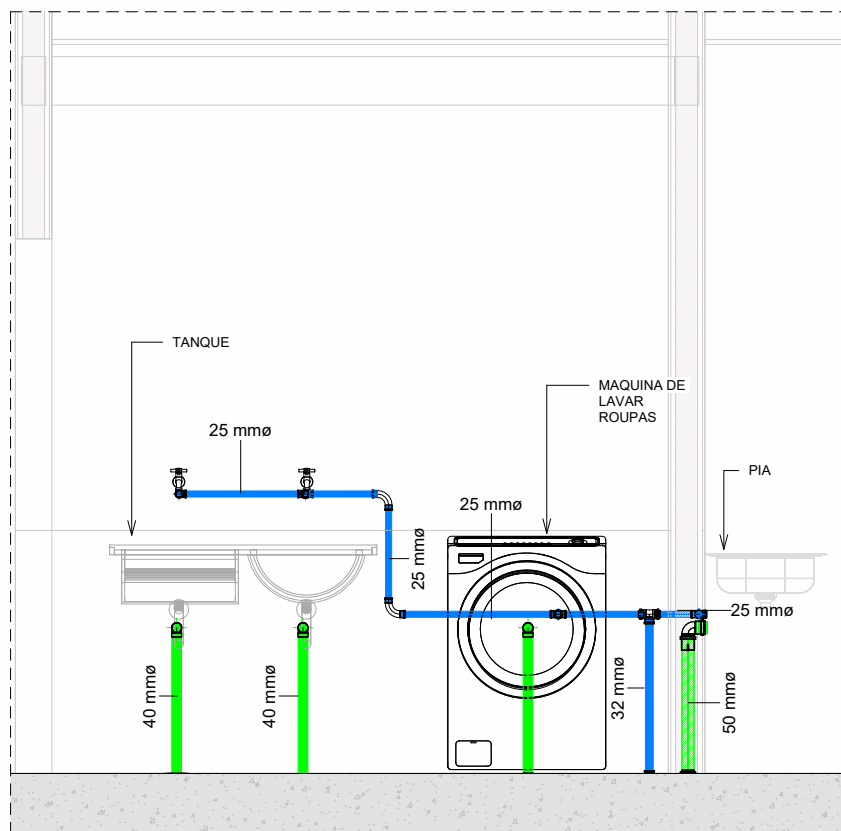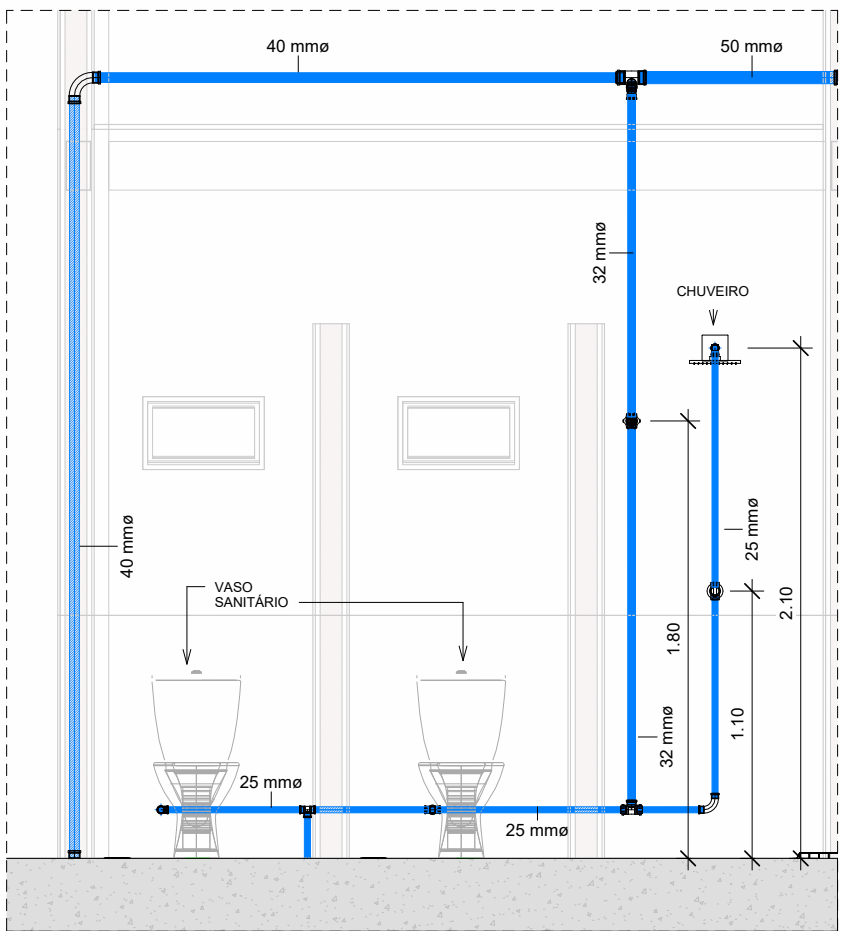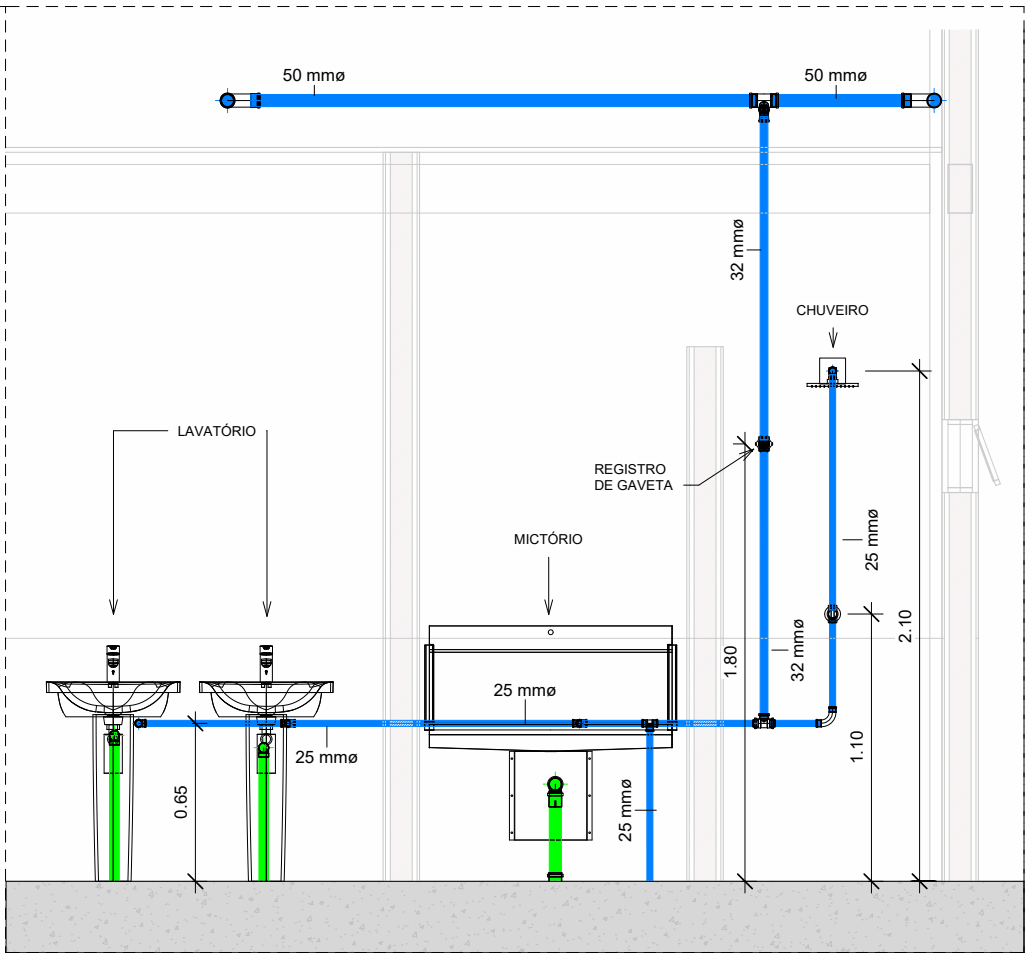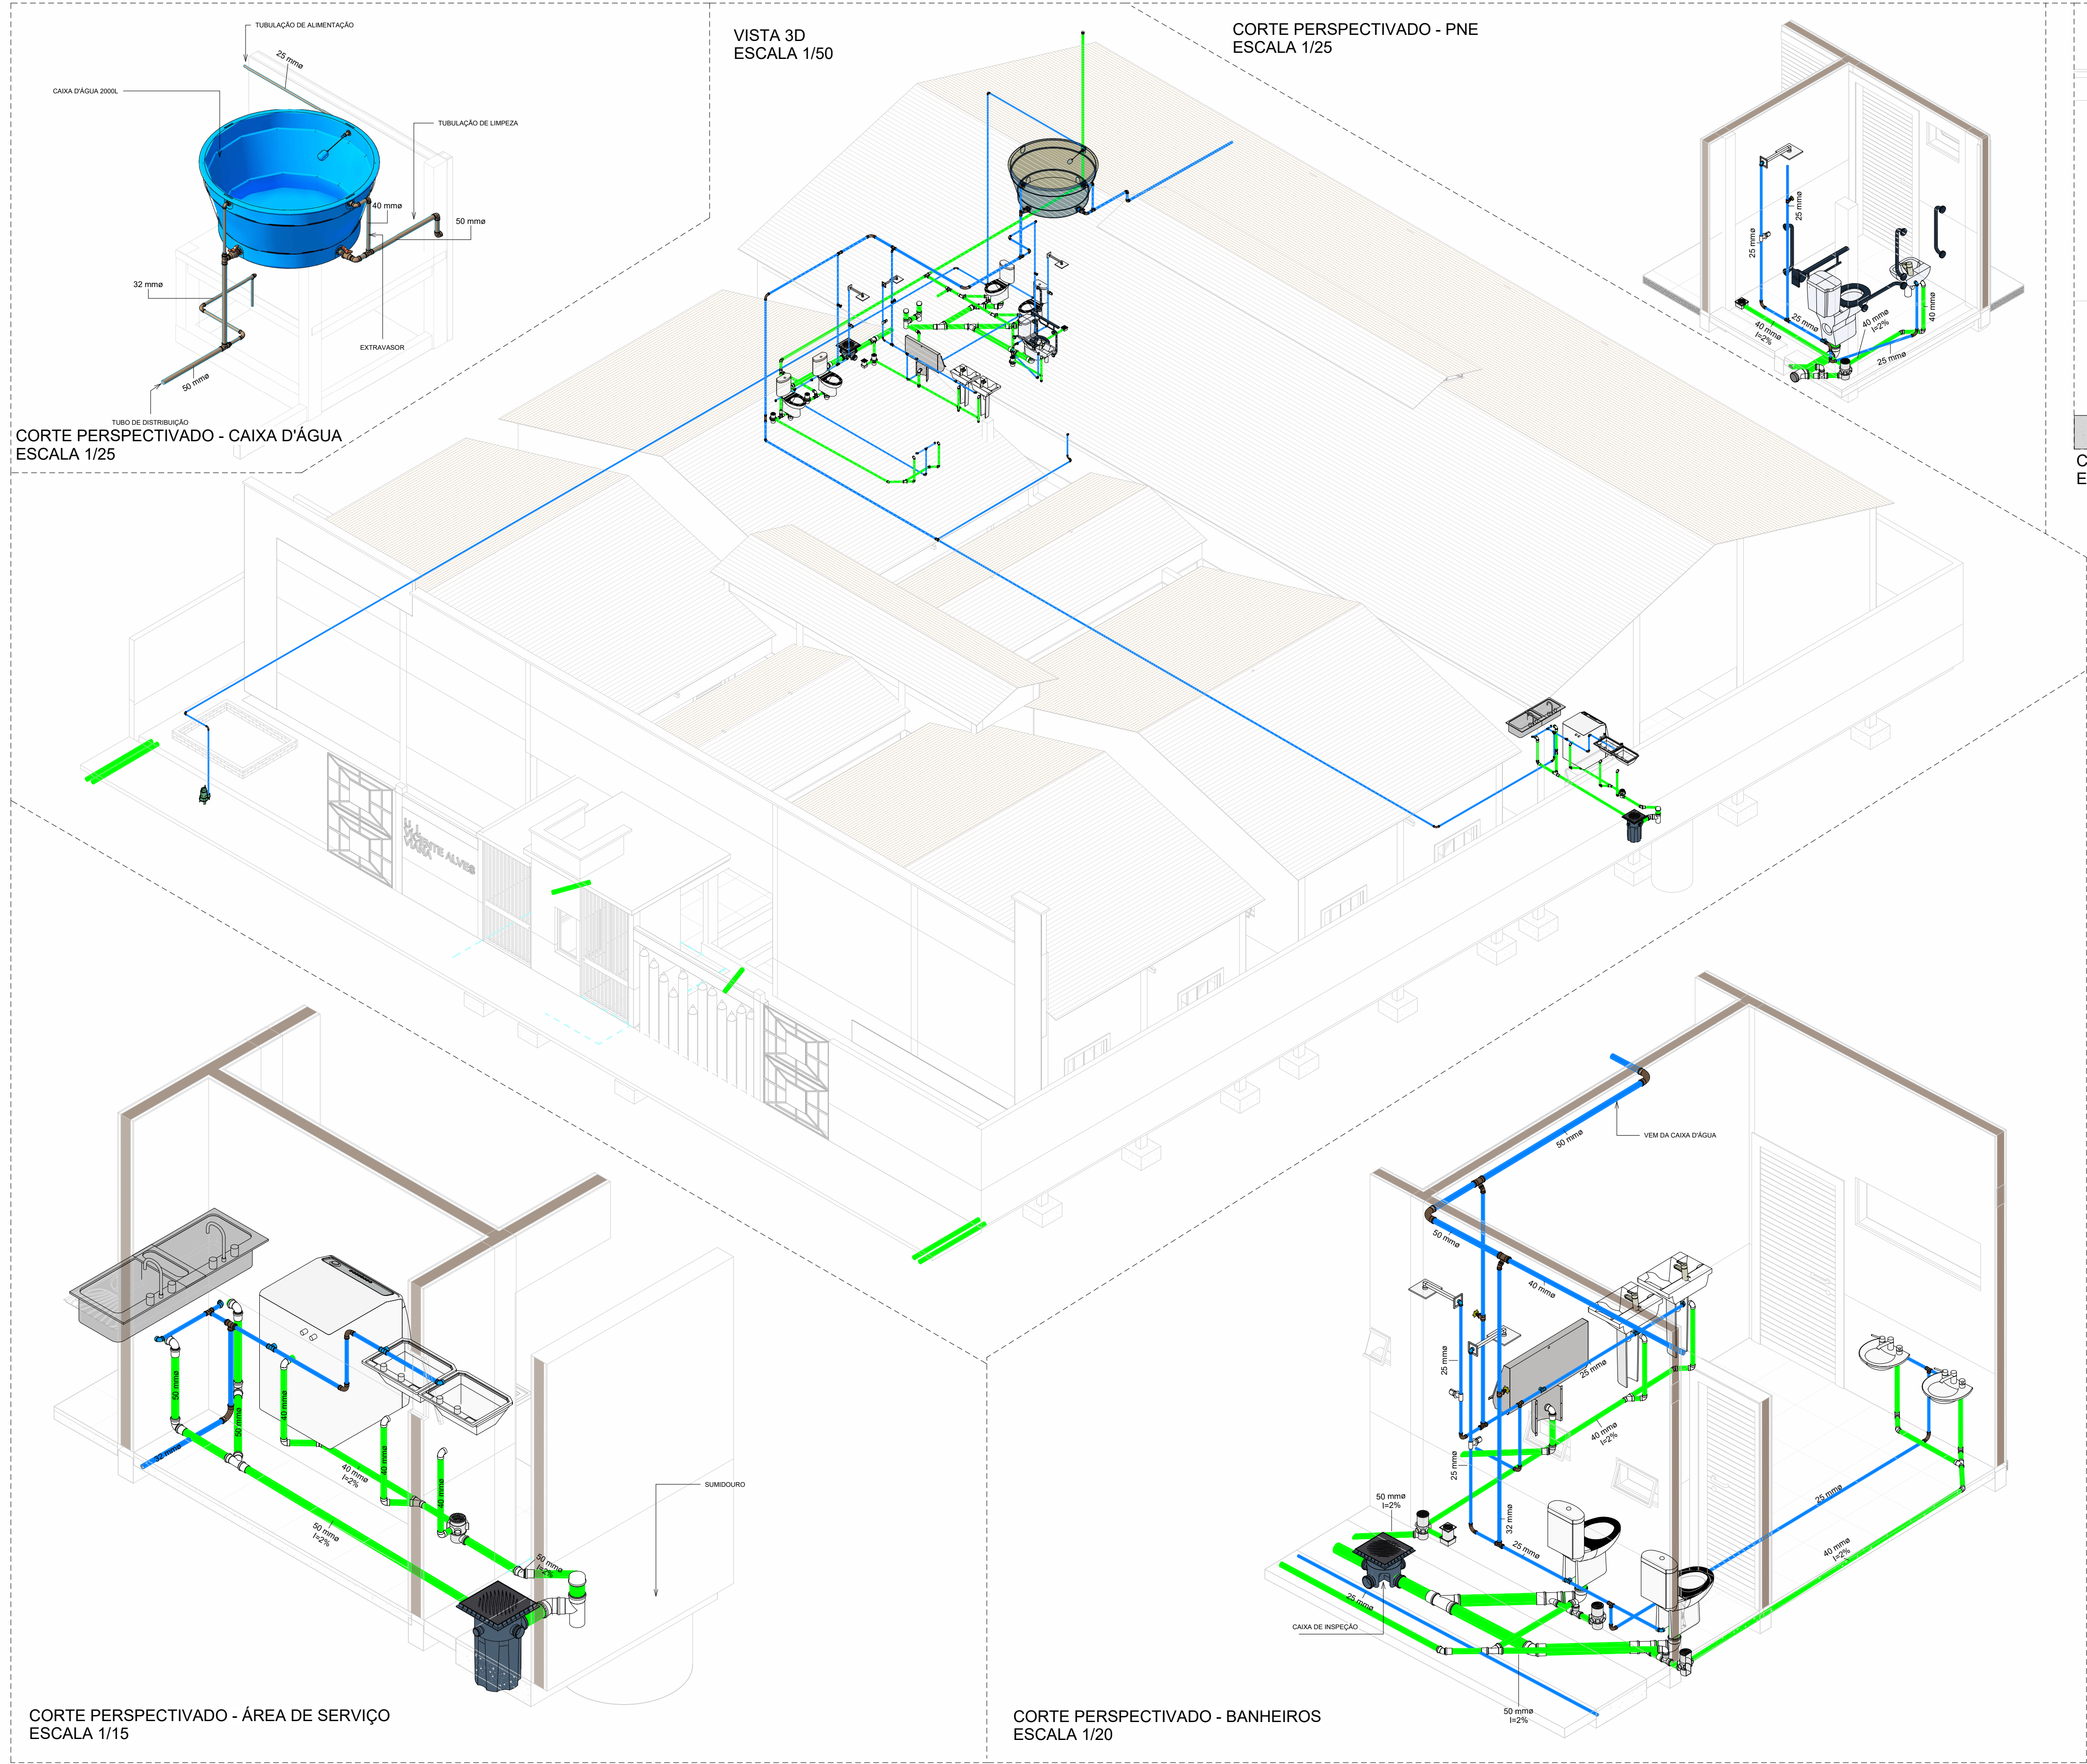

Projeto: PROJETO HIDROSSANITÁRIO - U. I. VICENTE ALVES VIANA		
Cliente: PREFEITURA MUNICIPAL DE BARRA DO CORDA		
Endereço: POVOADO CAJAZEIRA BR. A 35 Km DO MUNICÍPIO DE BARRA DO CORDA - MA		
Responsável Técnico: CAIO SOUSA DA SILVA - ENGENHEIRO CIVIL - CREA - MA 11179546-4		
Prancha: DETALHAMENTOS		
Desenhista: CAIO SOUSA DA SILVA - ENGENHEIRO CIVIL - CREA - MA 11179546-4		
Data: JULHO/2022	Escala: INDICADA	Folha: H02 02